


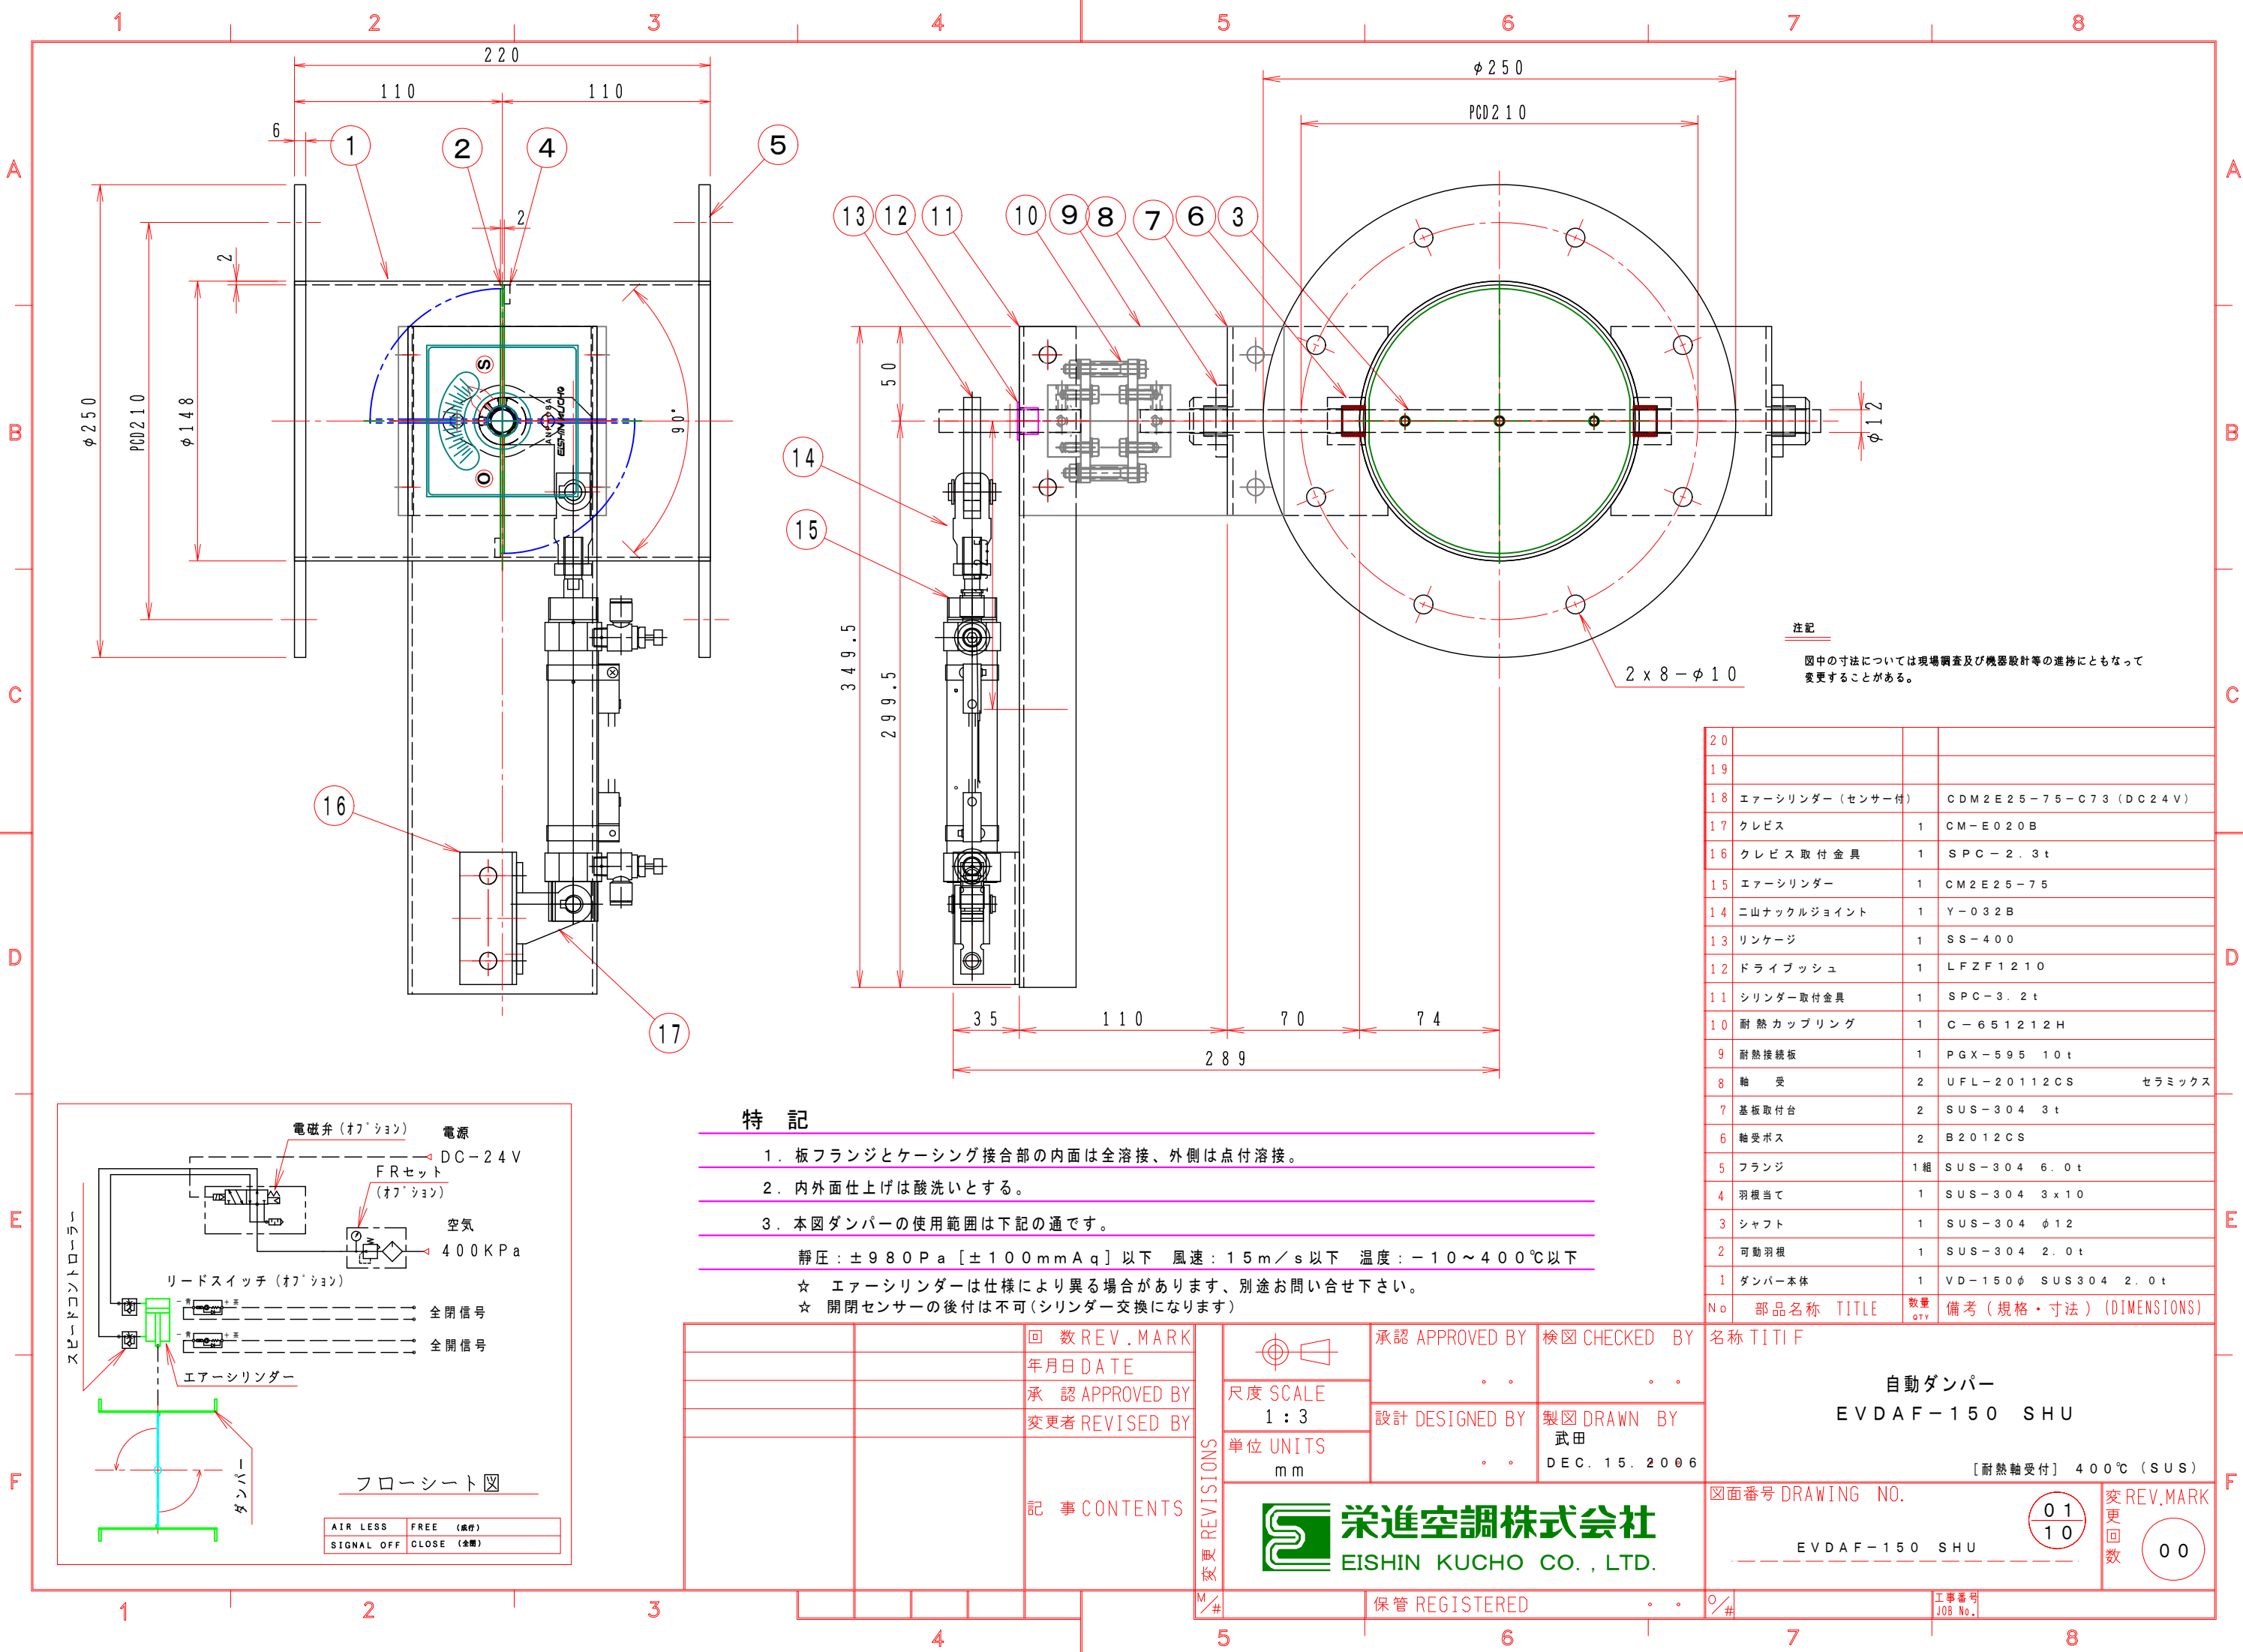

注記  
図中の寸法については現場調査及び機器設計等の進捗にともなって変更することがある。


|    |                |       |                                |
|----|----------------|-------|--------------------------------|
| 20 |                |       |                                |
| 19 |                |       |                                |
| 18 | エアシリンダー（センサー付） | 1     | CDM2E25-75-C73（DC24V）          |
| 17 | クレビス           | 1     | CM-E020B                       |
| 16 | クレビス 取付金具      | 1     | SPC-2.3t                       |
| 15 | エアシリンダー        | 1     | CM2E25-75                      |
| 14 | ニ山ナックルジョイント    | 1     | Y-032B                         |
| 13 | リンケージ          | 1     | SS-400                         |
| 12 | ドライブッシュ        | 1     | LFZF1210                       |
| 11 | シリンダー取付金具      | 1     | SPC-3.2t                       |
| 10 | 耐熱カップリング       | 1     | C-651212H                      |
| 9  | 耐熱接続板          | 1     | PGX-595 10t                    |
| 8  | 軸 受            | 2     | UFL-20112CS セラミックス             |
| 7  | 基板取付台          | 2     | SUS-304 3t                     |
| 6  | 軸受ボス           | 2     | B2012CS                        |
| 5  | フランジ           | 1組    | SUS-304 6.0t                   |
| 4  | 羽根当て           | 1     | SUS-304 3x10                   |
| 3  | シャフト           | 1     | SUS-304 φ12                    |
| 2  | 可動羽根           | 1     | SUS-304 2.0t                   |
| 1  | ダンパー本体         | 1     | VD-150φ SUS304 2.0t            |
| No | 部品名称           | TITLE | 数量<br>QTY備考（規格・寸法）（DIMENSIONS） |

特 記


- 板フランジとケーシング接合部の内面は全溶接、外側は点付溶接。
- 内外面仕上げは酸洗いとする。
- 本図ダンパーの使用範囲は下記の通です。

静圧：±980Pa [±100mmAq] 以下 風速：15m/s 以下 温度：-10～400℃ 以下

- ☆ エアシリンダーは仕様により異なる場合があります、別途お問い合わせ下さい。
- ☆ 開閉センサーの後付は不可（シリンダー交換になります）

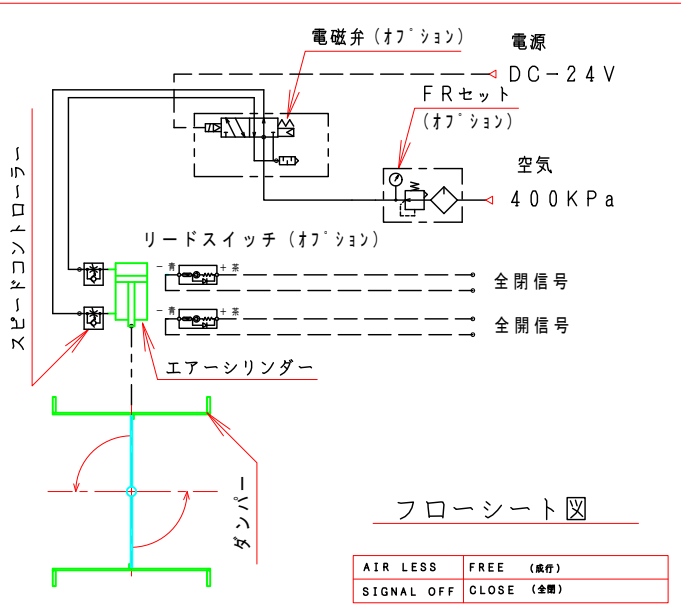

記 事 CONTENTS

 

尺度 SCALE  
1:3

単位 UNITS  
mm

承認 APPROVED BY

検図 CHECKED BY

設計 DESIGNED BY

製図 DRAWN BY

武田  
DEC. 15. 2006

栄進空調株式会社  
EISHIN KUCHO CO., LTD.

名称 TITIF

自動ダンパー  
EVDAF-150 SHU

〔耐熱軸受付〕 400℃（SUS）

図面番号 DRAWING NO.

EVDAF-150 SHU

変 REV.MARK  
更 01  
回 10  
数 00

保管 REGISTERED

工事番号  
JOB No.