


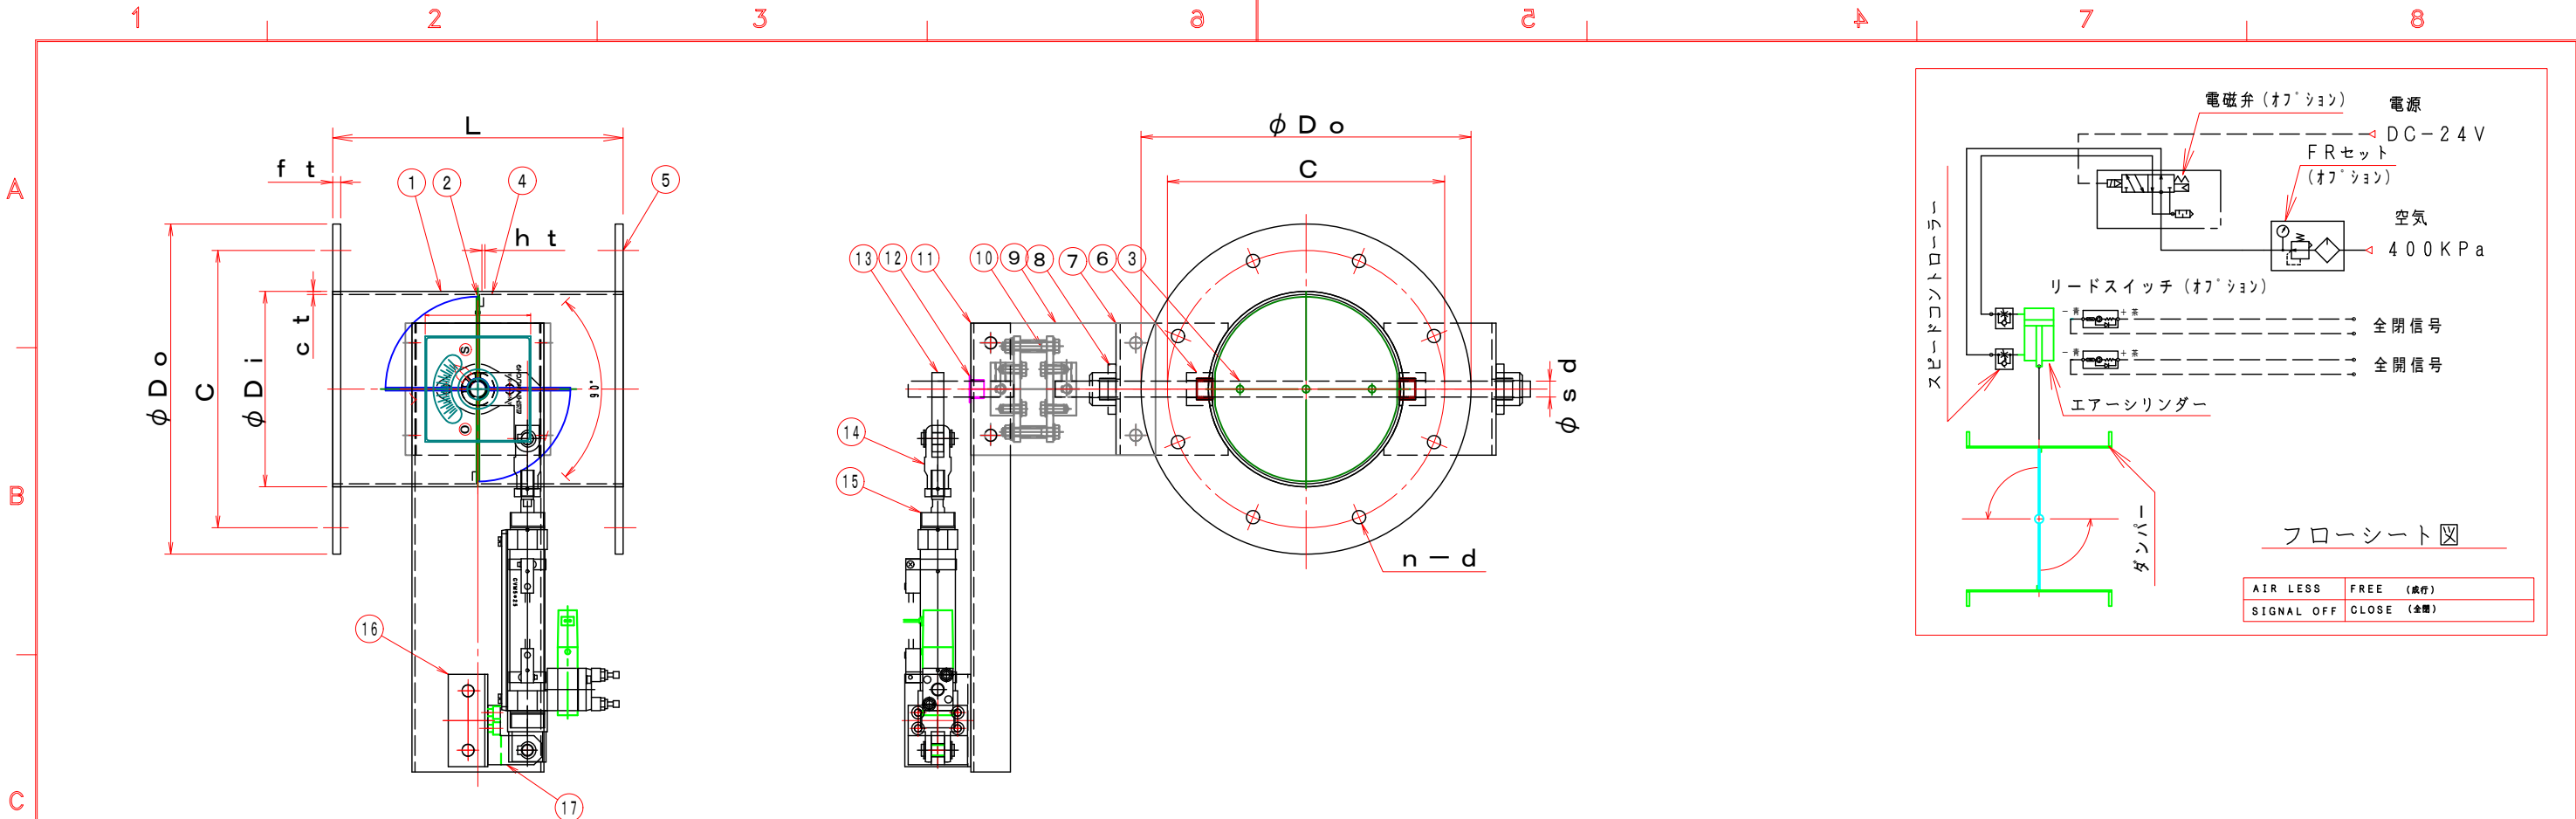

特 記

- 板フランジとケーシング接合部の内面は全溶接、外側は点付溶接。
- 塗装は内外面錆止め塗装外面シルバー 1 回塗り。
- 本図ダンパーの使用範囲は下記の通です。

静圧：±4980Pa [±100mmAq] 以下 風速：15m/s 以下 温度：-10～400℃以下

- ☆ エアーシリンダーは仕様により異なる場合があります、別途お問い合わせ下さい。
- ☆ 開閉センサーの後付は不可(シリンダー交換になります)

| 型 式            | φDi  | φDo | C   | n-d   | L   | ct  | ht  | ft | φsd | 軸 受         | エアーシリンダー         | 備 考    |
|----------------|------|-----|-----|-------|-----|-----|-----|----|-----|-------------|------------------|--------|
| EVDVAF-75-SHS  | 76.3 | 129 | 109 | 4-10  | 200 | 2.3 | 2.3 | 6  | 12  | UFL-20112ES | CVM5D20-50-15MZ  | 羽根当て無し |
| EVDVAF-100-SHS | 98   | 200 | 160 | 8-10  | 220 | 2.3 | 2.3 | 6  | 12  | UFL-20112ES | CVM5D20-50-15MZ  |        |
| EVDVAF-125-SHS | 123  | 225 | 185 | 8-10  | 220 | 2.3 | 2.3 | 6  | 12  | UFL-20112ES | CVM5D20-50-15MZ  |        |
| EVDVAF-150-SHS | 148  | 250 | 210 | 8-10  | 220 | 2.3 | 2.3 | 6  | 12  | UFL-20112ES | CVM5D25-75-15MZ  |        |
| EVDVAF-175-SHS | 173  | 275 | 235 | 8-10  | 220 | 2.3 | 2.3 | 6  | 15  | UFL-20215ES | CVM5D25-75-15MZ  |        |
| EVDVAF-200-SHS | 198  | 300 | 260 | 8-10  | 220 | 2.3 | 2.3 | 6  | 15  | UFL-20215ES | CVM5D25-75-15MZ  |        |
| EVDVAF-225-SHS | 223  | 325 | 285 | 8-13  | 300 | 2.3 | 2.3 | 6  | 15  | UFL-20215ES | CVM5D25-75-15MZ  |        |
| EVDVAF-250-SHS | 248  | 350 | 310 | 8-13  | 300 | 2.3 | 2.3 | 6  | 15  | UFL-20215ES | CVM5D32-75-15MZ  |        |
| EVDVAF-275-SHS | 273  | 375 | 335 | 12-13 | 300 | 2.3 | 2.3 | 6  | 15  | UFL-20215ES | CVM5D32-75-15MZ  |        |
| EVDVAF-300-SHS | 298  | 400 | 360 | 12-13 | 300 | 2.3 | 2.3 | 6  | 15  | UFL-20215ES | CVM5D40-100-15MZ |        |
| EVDVAF-325-SHS | 323  | 425 | 385 | 12-13 | 350 | 2.3 | 2.3 | 6  | 15  | UFL-20215ES | CVM5D40-100-15MZ |        |
| EVDVAF-350-SHS | 348  | 450 | 410 | 12-13 | 350 | 2.3 | 2.3 | 6  | 15  | UFL-20215ES | CVM5D40-100-15MZ |        |
| EVDVAF-375-SHS | 373  | 475 | 435 | 12-13 | 400 | 3.2 | 3.2 | 6  | 20  | UFL-20420ES | CVM5D40-100-15MZ |        |
| EVDVAF-400-SHS | 398  | 500 | 460 | 12-13 | 400 | 3.2 | 3.2 | 6  | 20  | UFL-20420ES | CVM5D40-100-15MZ |        |
| EVDVAF-450-SHS | 448  | 550 | 510 | 16-13 | 450 | 3.2 | 3.2 | 6  | 20  | UFL-20420ES | CVM5D40-100-15MZ |        |
| EVDVAF-500-SHS | 498  | 600 | 560 | 16-13 | 500 | 4.5 | 4.5 | 6  | 20  | UFL-20420ES | GC1DN50-150      |        |
| EVDVAF-550-SHS | 548  | 650 | 610 | 16-13 | 550 | 4.5 | 4.5 | 6  | 20  | UFL-20420ES | GC1DN50-150      |        |
| EVDVAF-600-SHS | 598  | 700 | 660 | 20-13 | 600 | 4.5 | 4.5 | 6  | 20  | UFL-20420ES | GC1DN50-150      |        |

注 記

図中の寸法については現場調査及び機器設計等の進捗にともなって変更することがある。

|    |             |       |                                |
|----|-------------|-------|--------------------------------|
| 16 |             |       |                                |
| 15 | 軸 受         | 2     | SS400 セラミックス                   |
| 14 | 電磁弁         | 1     |                                |
| 13 | 一山ナックルジョイント | 1     |                                |
| 12 | エアーシリンダー    | 1     |                                |
| 11 | 耐熱板         | 1     | PMX-573                        |
| 10 | 軸受取付架台      | 1     | SPC                            |
| 9  | シリンダー取付板    | 1     | SPC                            |
| 8  | 基板取付台       | 1     | SPC                            |
| 7  | リンケージ板      | 1     | SS400                          |
| 6  | フランジ        | 2     | SS400                          |
| 5  | 羽根当て        | 1     | SS400                          |
| 4  | シャフトボス      | 2     | SS400                          |
| 3  | 軸           | 1     | SGD                            |
| 2  | 可動羽根        | 1     | SPC                            |
| 1  | ダンパー本体      | 1     | SPC                            |
| No | 部品名称        | TITLE | 数量 QTY 備考 (規格・寸法) (DIMENSIONS) |

見積参考図

|                                    |                |                |                                 |
|------------------------------------|----------------|----------------|---------------------------------|
|                                    | 承認 APPROVED BY | 検図 CHECKED BY  | 名称 TITIF                        |
|                                    | 尺度 SCALE       | 設計 DESIGNED BY |                                 |
| 単位 UNITS                           | 武田             |                | 自動ダンパー (エアース)<br>EVDVAF-□□□-SHS |
| mm                                 | DEC. 02. 2020  |                |                                 |
| 栄進空調株式会社<br>EISHIN KUCHO CO., LTD. |                |                | 図面番号 DRAWING NO.                |
|                                    |                |                | 変 REV. MARK                     |
|                                    |                |                | 回数 01                           |
| 保管 REGISTERED                      |                |                | 工事番号 JOB No.                    |